

# Rzut parteru - technologia

skala 1:100

01.	Sala na 50 osób
1 - stoliki - 12 szt. 2 - krzesła - 48 szt. 3 - kosz na śmieci 6l z pedalem	


06.	Zmywalnia
1	- szafa przelotowa
2	- umywalka
3	- zlewozmywak jednokomorowy z ociekaczem
4	- okno podawcze
5	- stoł (blat) z otworem na odpadki
6	- zmywarka

08.	Magazyn
1 - regaly magazynowe	

09.	Pom. porządkowe + szatnia
1 - szafa na sprzęt porządkowy i środki czystości 2 - zlew porządkowy na wysokości 50cm	

10.	WC personelu
1 - umywalka 2 - miska ustępowa 3 - kosz na śmieci 6l z pedalem	


07.	Kuchnia
1 - blat roboczy	
2 - umywalka	
3 - zlewomywak dwukomorowy z odekaczem	
4 - kuchenki elektryczne (2 szt.) z okapem	
5 - kosz na śmieci 6l z pedałem	
6 - chłodziarka	
7 - regały magazynowe	

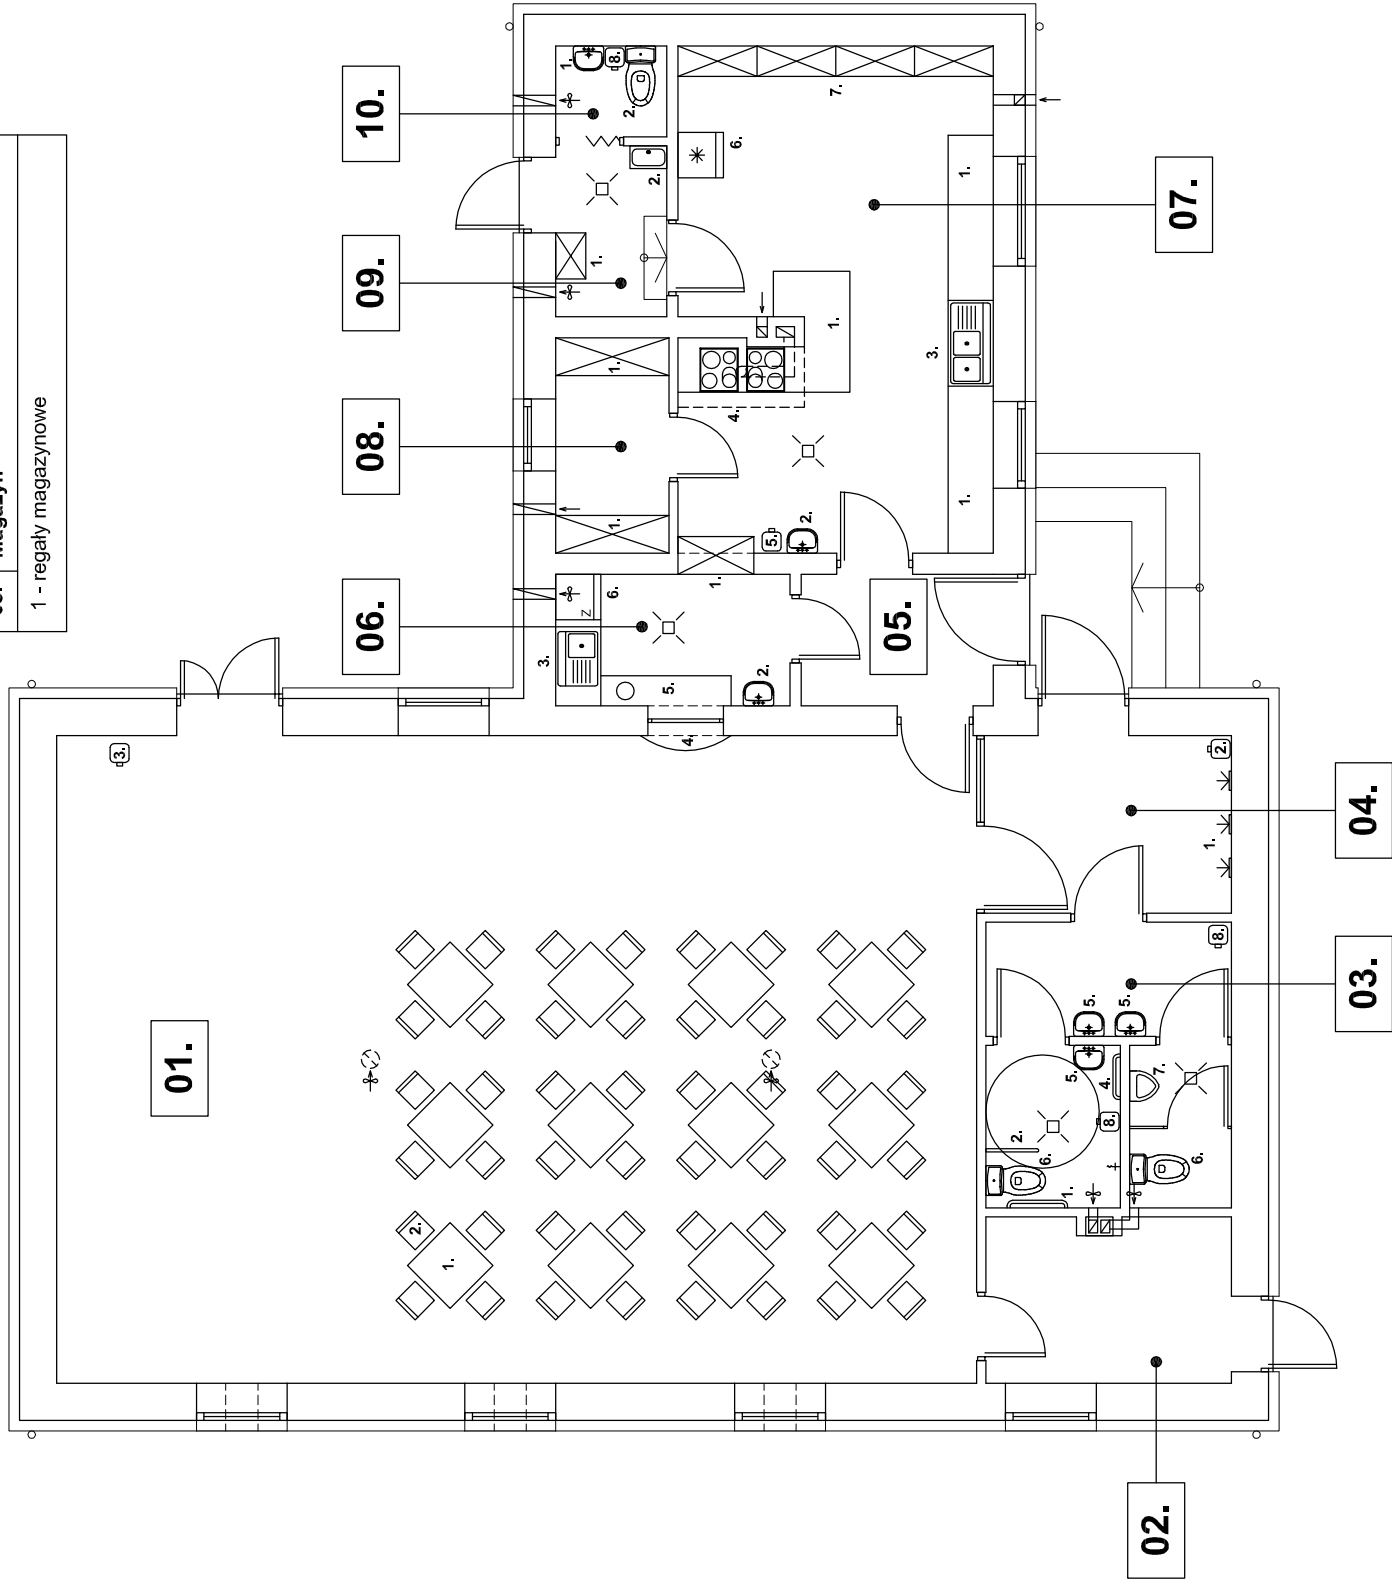

02.	Pomieszczenie gospodarcze
-----	---------------------------

03.	Sanitariaty
1	- uchwyt prosty l=80cm
2	- uchwyt do WC uchylny l=70cm
3	- uchwyt umywalkowy prawy l=50cm
4	- uchwyt prosty l=60cm
5	- umywalka
6	- miska ustępowa
7	- pisuar
8	- kosz na śmieci 6l z pedalem

04.	Hol + szatnia
1 - wieszaki na okrycia wierzchnie	
2 - kosz na śmieci 6l z pedalem	

 <b>FIRMA BUDOWLANA I HANDLOWA</b> <b>mgr inż. Barbara MALEC</b> 91 - 020 ŁÓDŹ ul. Noworoclańska 5 m. 61 maledcbarbana@poczta.onet.pl tel. kom. 602 22 90 70	
<b>TEMAT :</b> <b>PROJEKT BUDOWLANY REMONTU I OCIEPLENIA</b> <b>BUDYNKU ŚWIETLICY WIEJSKIEJ W RZECZKOWIE</b>	
<b>LOKALIZACJA:</b> RZECZKÓW, gm. Będków, działka nr ew. gr. 1038	<b>PROJEKTANT:</b> mgr inż. Barbara MALEC upr. nr 9/71-Lw
<b>TYTUŁ RYS.:</b> <b>RZUT PARTERU - TECHNOLOGIA</b>	
<b>DATA:</b> <b>MAJ 2011 R.</b>	<b>SKALA:</b> <b>1:100</b>
<b>NR. RYS.:</b> <b>03</b>	