
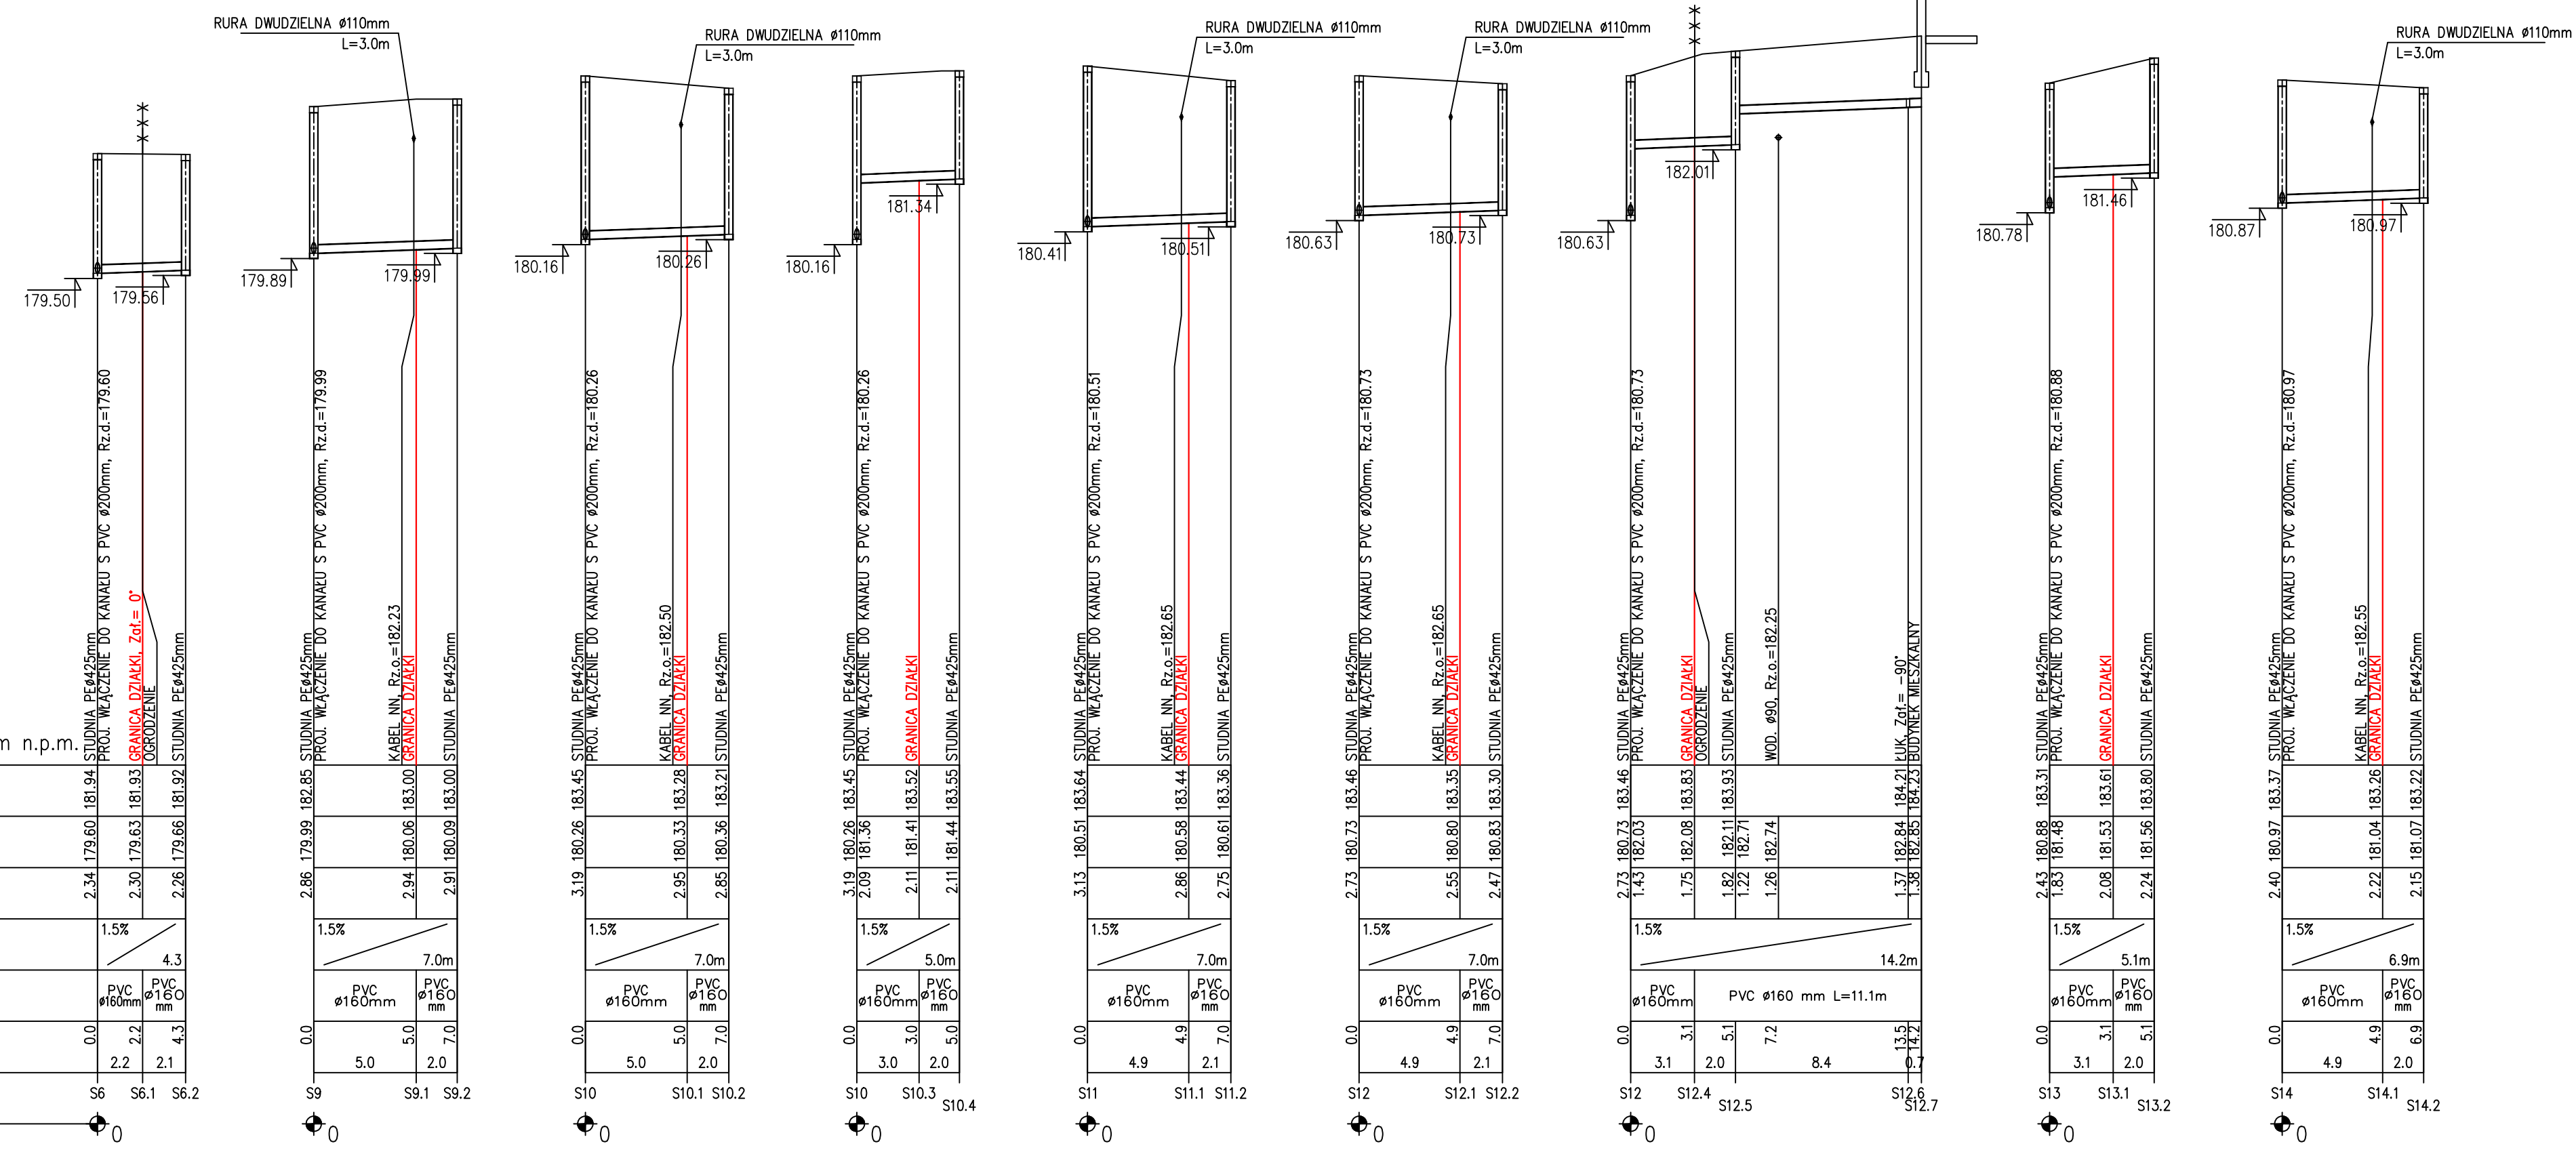


WYKOPY RĘCZNE+MECHANICZNE L = 4.3m WYKOPY RĘCZNE+MECHANICZNE L = 7.0m WYKOPY RĘCZNE+MECHANICZNE L = 7.0m WYKOPY RĘCZNE+MECHANICZNE L = 5.0m WYKOPY RĘCZNE+MECHANICZNE L = 7.0m WYKOPY RĘCZNE+MECHANICZNE L = 7.0m WYKOPY RĘCZNE+MECHANICZNE L = 3.1m WYKOPY RĘCZNE+MECHANICZNE L = 9.1m WYKOPY RĘCZNE+MECHANICZNE L = 5.1m WYKOPY RĘCZNE+MECHANICZNE L = 6.9m

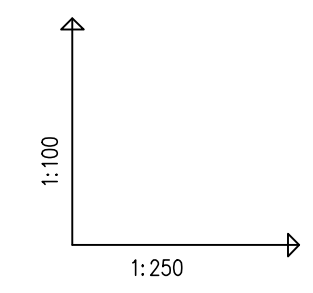

POZIOM PORÓWNAWCZY 170.00 m n.p.m.

	0.0	2.2	4.3
RZĘDNA TERENU ISTN.	179.50	179.56	179.56
RZĘDNA DNA KANAŁU	179.60	179.63	179.60
ZAGŁĘBIENIE DNA KANAŁU	2.34	2.30	2.26
SPADKI, DŁUGOŚCI	1.5%	4.3	
ŚREDNICA, MATERIAŁ	PVC Ø160mm	PVC Ø160mm	PVC Ø160mm
ODLEGŁOŚCI	0.0	2.2	2.1
HEKTOMETRY	S6	S6.1	S6.2

UWAGA !!!

- 1) W miejscach skrzyżowań proj. kanalizacji sanitarnej z kablami telef., energetycznymi niskiego napięcia należy na kablu zamontować dwudzielną rurę dn110 PVC, L=3m.
- 2) W przypadku uszkodzenia osnowa geodezyjna do odbudowy

UWAGA !!!

1. Wskazane na niniejszym rysunku uzbrojenie terenu istniejące wniesiono orientacyjnie i przed wykonaniem robót należy sprawdzić faktyczne usytuowanie wysokościowe i w planie.
2. Nie wyklucza się występowania dodatkowego uzbrojenia terenu nie wykazanego na mapie.
3. W pobliżu wykazanego na mapie uzbrojenia terenu należy wykonać przekopy kontrolne w celu potwierdzenia przebiegu.
4. W przypadku wystąpienia kolizji z niezinventaryzowanym uzbrojeniem, fakt ten należy zgłosić do gestora w celu uzgodnienia.
5. Niniejszy rysunek należy rozpatrywać łącznie z całą dokumentacją.
6. Odcinki przyłączy k.s. od granicy inwestycji do studni na posesji wg odręb. postępowania - na zgłoszenie do gestora sieci

INWESTOR Gmina Będków ul. Parkowa 3 97-319 Będków		GENERALNY PROJEKTANT Usługi Projektowe i Nadzór Inwestorski Henryk Gędek ul. Słowackiego 9; 97-300 Piotrków Tryb. tel.: (044) 647 39 70 e-mail: henryk.gedek1@gmail.com	
NAZWA ZADANIA BUDOWA SIECI KANALIZACJI SANITARNEJ WRAZ Z PRZYŁĄCZMI W MSC. BĘDKÓW GMINA BĘDKÓW			
IMIĘ I NAZWISKO PROJEKTANT: tech. Henryk Gędek	NR UPRAWNIENI GP.IV.7342/58/94	PODPIS:	
SPRAWDZAJĄCY: mgr inż. Sebastian Szokalski	LOD/1346/POOS/10		
FAZA PROJEKT BUDOWLANY		OZNACZENIE FAZY PB	
TYTUŁ RYSUNKU PROFIL PODŁUŻNY PRZYŁĄCZY K.S.		OZNACZENIE BRANŻY OGÓLNE SANITARNA	
PODTYTUŁ RYSUNKU		OZNACZENIE RYSUNKU SZCZEGÓLNE PP	
SKALA 1:250/100	NR RYSUNKU PP-IS-2	REWIZJA 00	
DATA 2020.07			