

woj : łódzkie
 pow : tomaszowski
 gm. : 101602_2 Będków
 obr. : 0001 Będków wg zakresu
 GGN.6642.1.1826.2020

Mapa do celów projektowych
 skala 1 : 500

Przedstawiona sytuacja w zakresie opracowania jest zgodna ze stanem faktycznym na gruncie na dzień 09-07-2020
 Opracowana na podstawie istniejącej mapy zasadniczej
 Osnowa układ: 2000/7
 Poziom odniesienia: Kransztadt 60
 Granice i numery działek wniesiono na podstawie danych ewidencji gruntów
 Mapa została wykonana bez ustalenia obciążzeń

Szkic orientacji




----- Zakres opracowania

Nie wyklucza się istnienia w terenie innych niewykazanych niniejszej mapie urządzeń podziemnych, które nie były zgłoszone inwentaryzacji lub o których brak jest informacji w instytucjach branżowych.

Punkty osnowy geodezyjne podlegają ochronie (ustawa z dnia 17.05.1989 - PGiK, Rozporządzenie MSWiA z dnia 15.04.1999 - Dziennik Ustaw Nr 45 poz. 454)

Mapa jest przeznaczona do projektowania budynków w odległości mniejszej niż 4,0 m od granic nieruchomości zgodnie z RMSWiA z dn 09-11-2011 w sprawie standardów technicznych (...)

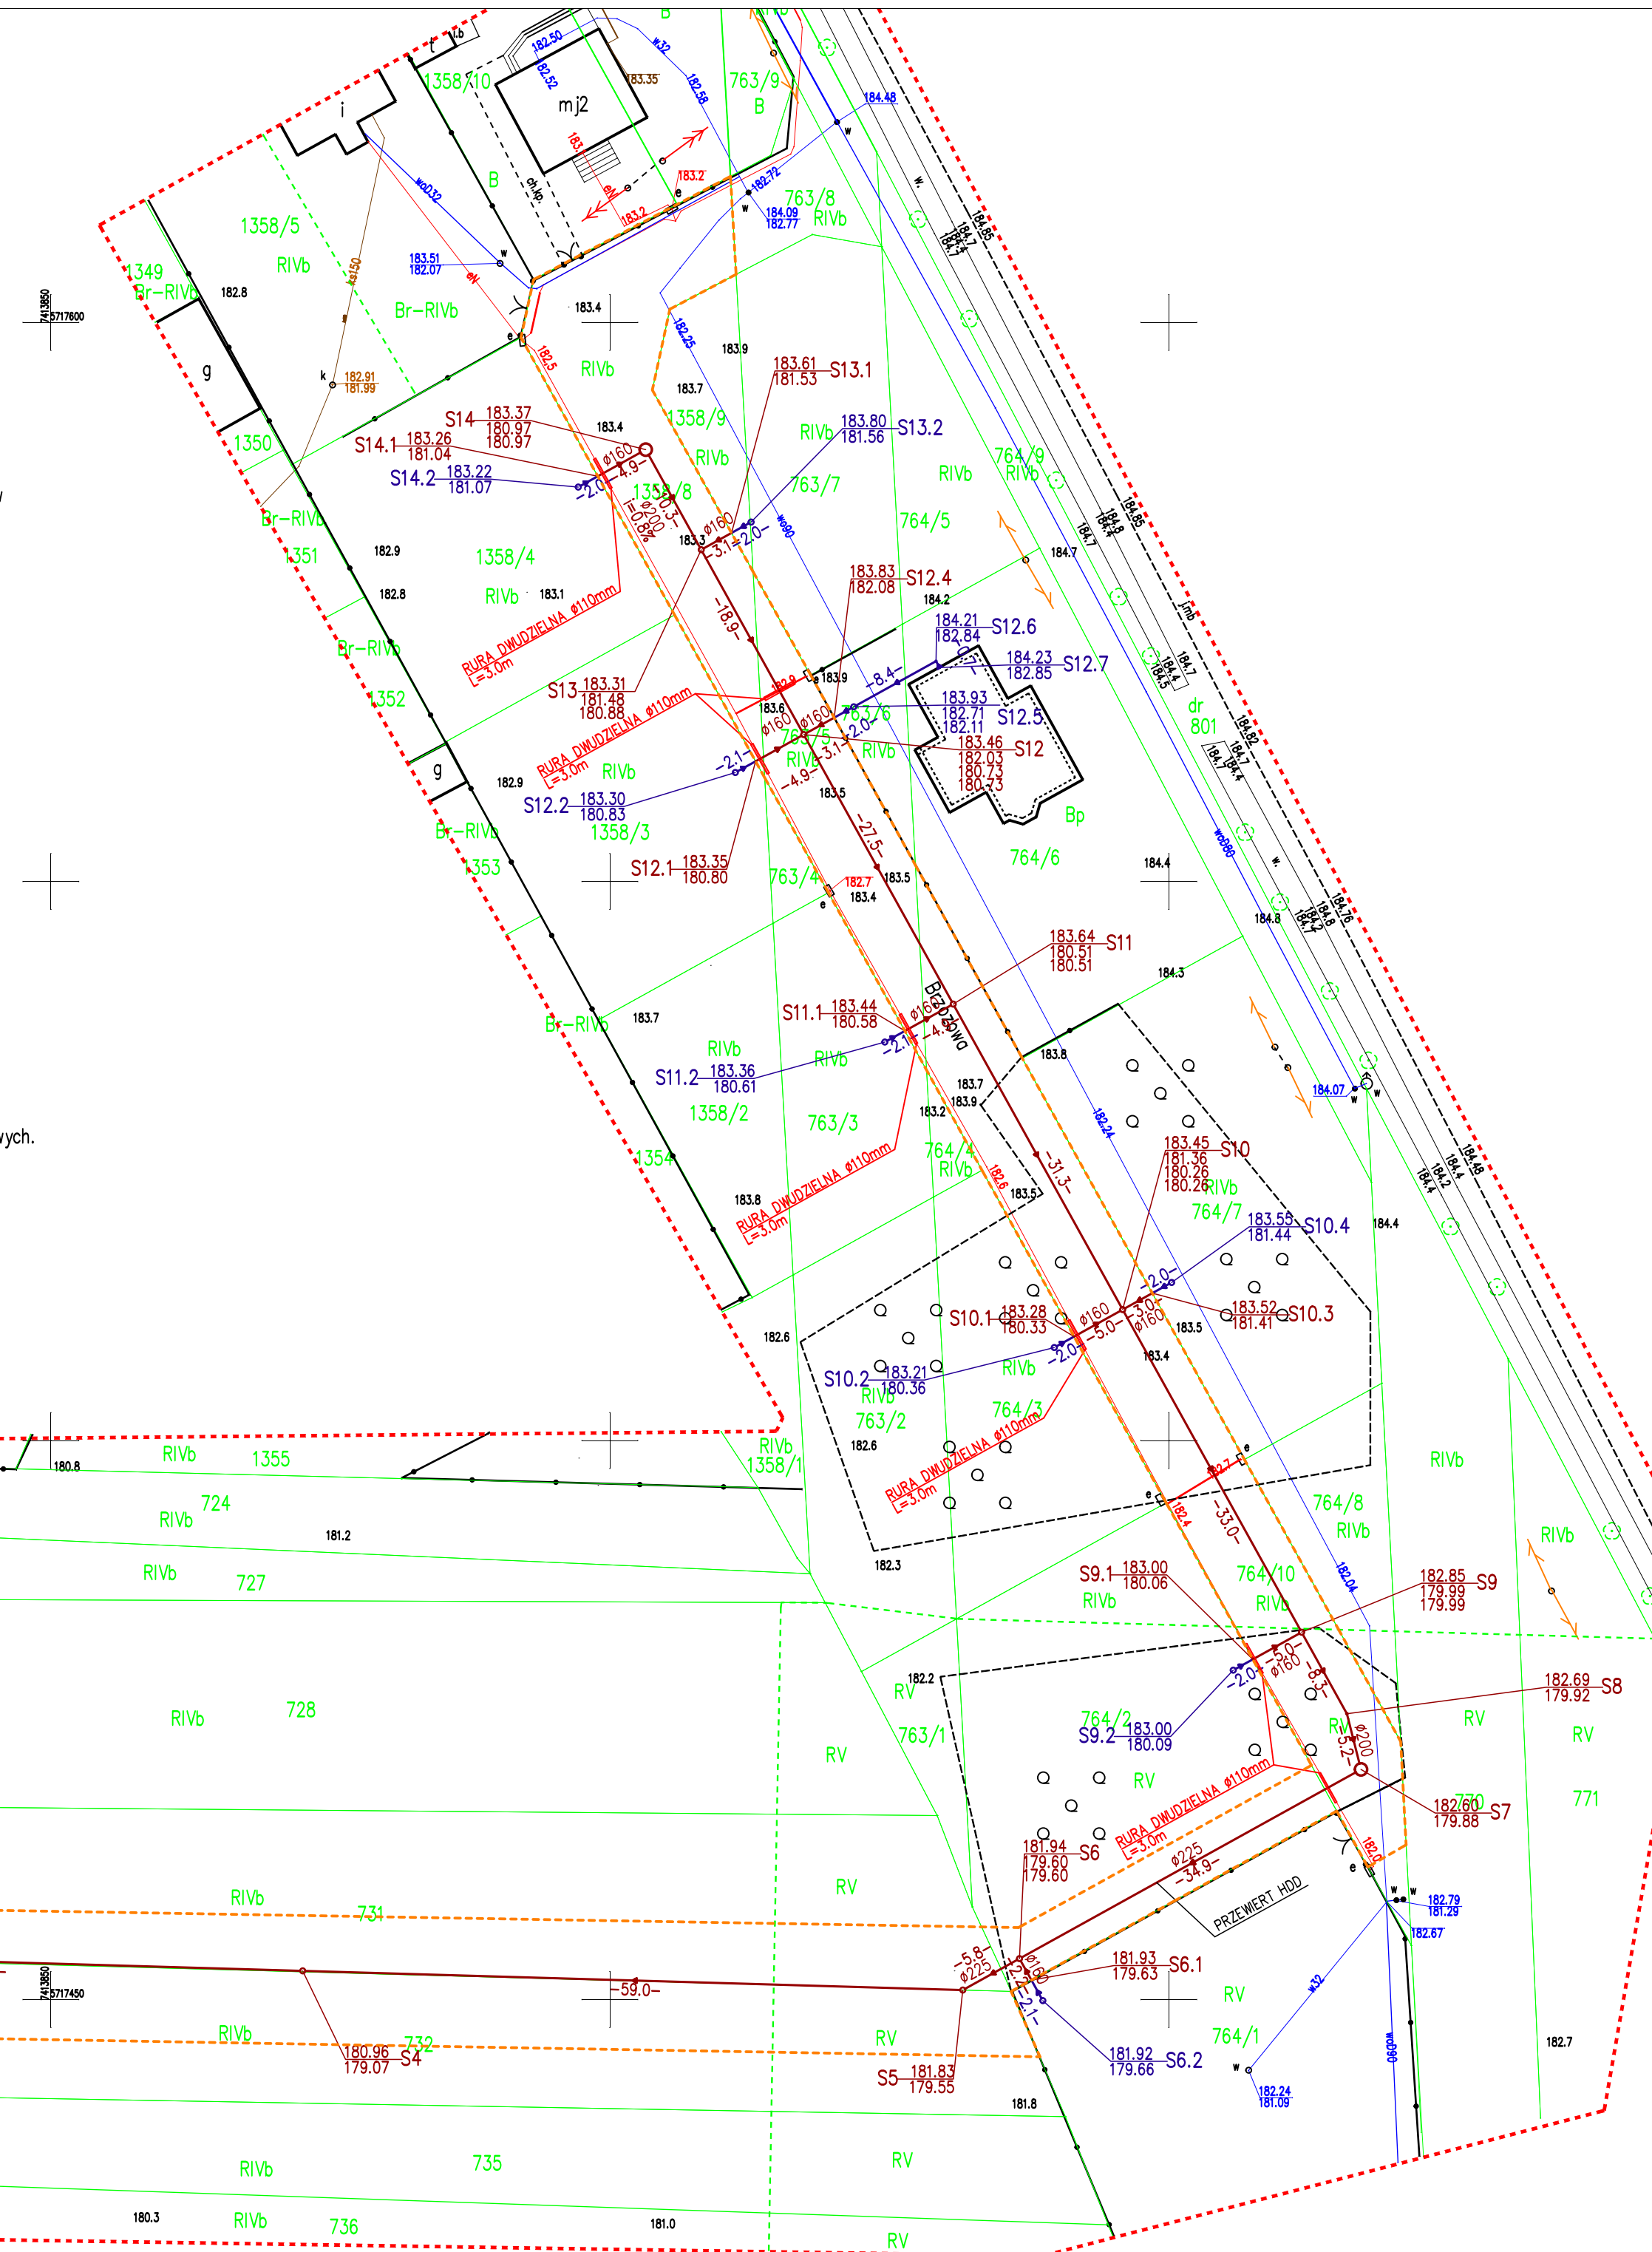

STAROSTA TOMASZOWSKI

Niniejsza dokumentacja zarejestrowana pod nr GGN.6630.140.2020
 dotyczy: Projekt sieci kanalizacji sanitarnej z przyłączami obr. Będków wg odpisu z protokołu

była przedmiotem narady koordynacyjnej, która odbyła się w siedzibie Starostwa Powiatowego w Tomaszowie Maz., ul. św. Antoniego 41, dnia 30.07.2020 w formie: Z up. STAROSTY

zebrania zainteresowanych podmiotów
 za pomocą środków komunikacji elektronicznej

Adelajda Karp
 Naczelnik Wydziału Geodezji i Gospodarki Nieruchomościami

Mapa niniejsza jest tożsama z mapą zarejestrowaną przez PODGIK Starostwa Powiatowego w Tomaszowie Maz. w dniu 23.07.2020r. pod numerem
 Za zgodność z oryginałem:

OZNACZENIA:

- PROJ. KANALIZACJA SANITARNA
- PROJ. PRZYŁĄCZA K.S NA TERENIE POSESJI WG ODRĘBNEGO POSTĘPOWANIA
- NA ZGŁOSZENIE DO GESTORA SIECI
- LINIA ROZGRANICZAJĄCA TEREN INWESTYCJI

NR WĘZŁA - S1 180.26 - RZĘDNA TERENU
 178.49 - RZĘDNA WŁĄCZENIA
 178.49 - RZĘDNA DNĄ RUCIOCIĄGU

INWESTOR Gmina Będków ul. Parkowa 3 97-319 Będków		GENERALNY PROJEKTANT Usługi Projektowe i Nadzór Inwestorski Henryk Gędek ul. Słowackiego 9; 97-300 Piotrków Tryb. tel.: (044) 647 39 70 e-mail: henryk.gedek1@gmail.com	
NAZWA ZADANIA BUDOWA SIECI KANALIZACJI SANITARNEJ WRAZ Z PRZYŁĄCZMI W MSC. BĘDKÓW GMINA BĘDKÓW			
IMIĘ I NAZWISKO	NR UPRAWNIENI	PODPIS:	
PROJEKTANT: tech. Henryk Gędek	GP.IV.7342/58/94		
SPRAWDZAJĄCY: mgr inż. Sebastian Szokalski	LOD/1346/POOS/10		
FAZA PROJEKT BUDOWLANY		OZNACZENIE FAZY PB	
TYTUŁ RYSUNKU PROJEKT ZAGOSPODAROWANIA TERENU		OZNACZENIE BRANŻY OGÓLNE SANITARNA	
POTYTUŁ RYSUNKU		OZNACZENIE RYSUNKU SZCZEGÓLNE PZT	
SKALA 1:500	NR RYSUNKU PZT-IS-1	REWIZJA 00	
DATA 2020.07			